


VĚTEV A DL. 3113 M

LEGENDA NOVÝCH PLOCH:

- REKONSTRUKCE VOZOVKY – TYP A
- REKONSTRUKCE VOZOVKY – TYP B

KATASTR:


- HRANICE KÚ
- HRANICE – HLAVNÍ
- HRANICE – SLUČKOVÁ
- POPIS PARCEL

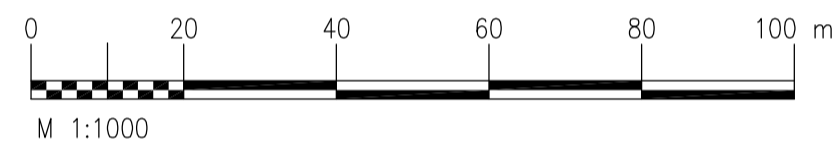


LEGENDA STÁVAJÍCÍCH SÍTÍ:

- | | |
|--|--|
| SDĚLOVACÍ VEDENÍ (O2 Czech Republic a.s.) | VYSOKÉ NAPĚTÍ – NADZEMNÍ (ČEZ Distribuce a.s.) |
| SDĚLOVACÍ VEDENÍ (ITSELF s.r.o.) | VYSOKÉ NAPĚTÍ – PODZEMNÍ (ČEZ Distribuce a.s.) |
| SDĚLOVACÍ VEDENÍ (Ovanet a.s.) | VODOVOD (OVAK a.s.) |
| SDĚLOVACÍ VEDENÍ (T-Mobile Czech Republic a.s.) | KANALIZACE DEŠŤOVÁ (OVAK a.s.) |
| SDĚLOVACÍ VEDENÍ (UPC Česká republika s.r.o.) | PLYNOVOD NTL (RWE Distribuční služby s.r.o.) |
| SDĚLOVACÍ VEDENÍ (Vodafone Czech Republic a.s.) | PLYNOVOD STL (RWE Distribuční služby s.r.o.) |
| VEŘEJNÉ OSVĚTLENÍ (Ostravské komunikace a.s.) | |
| NÍZKÉ NAPĚTÍ – NADZEMNÍ (ČEZ Distribuce a.s.) | |
| NÍZKÉ NAPĚTÍ – PODZEMNÍ (ČEZ Distribuce a.s.) | |

KLAD LISTŮ:

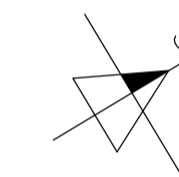

zakázka: Oprava povrchu silnice II/478 Ostrava, ulice Krmelínská		SSMSK PROJEKT	stupeň: PDPS	formát:
objednatel: Správa silnic Moravskoslezského kraje Úprkova 1 702 23, Ostrava – Přívoz			datum: 05/2015	4xA4
vypracoval: Ing. Miroslav Knápek		Tel.: 724 798 028	měřítko: 1:1000	
název výkresu: Situace – Část 1		archivní číslo: mk-2015-15-04		

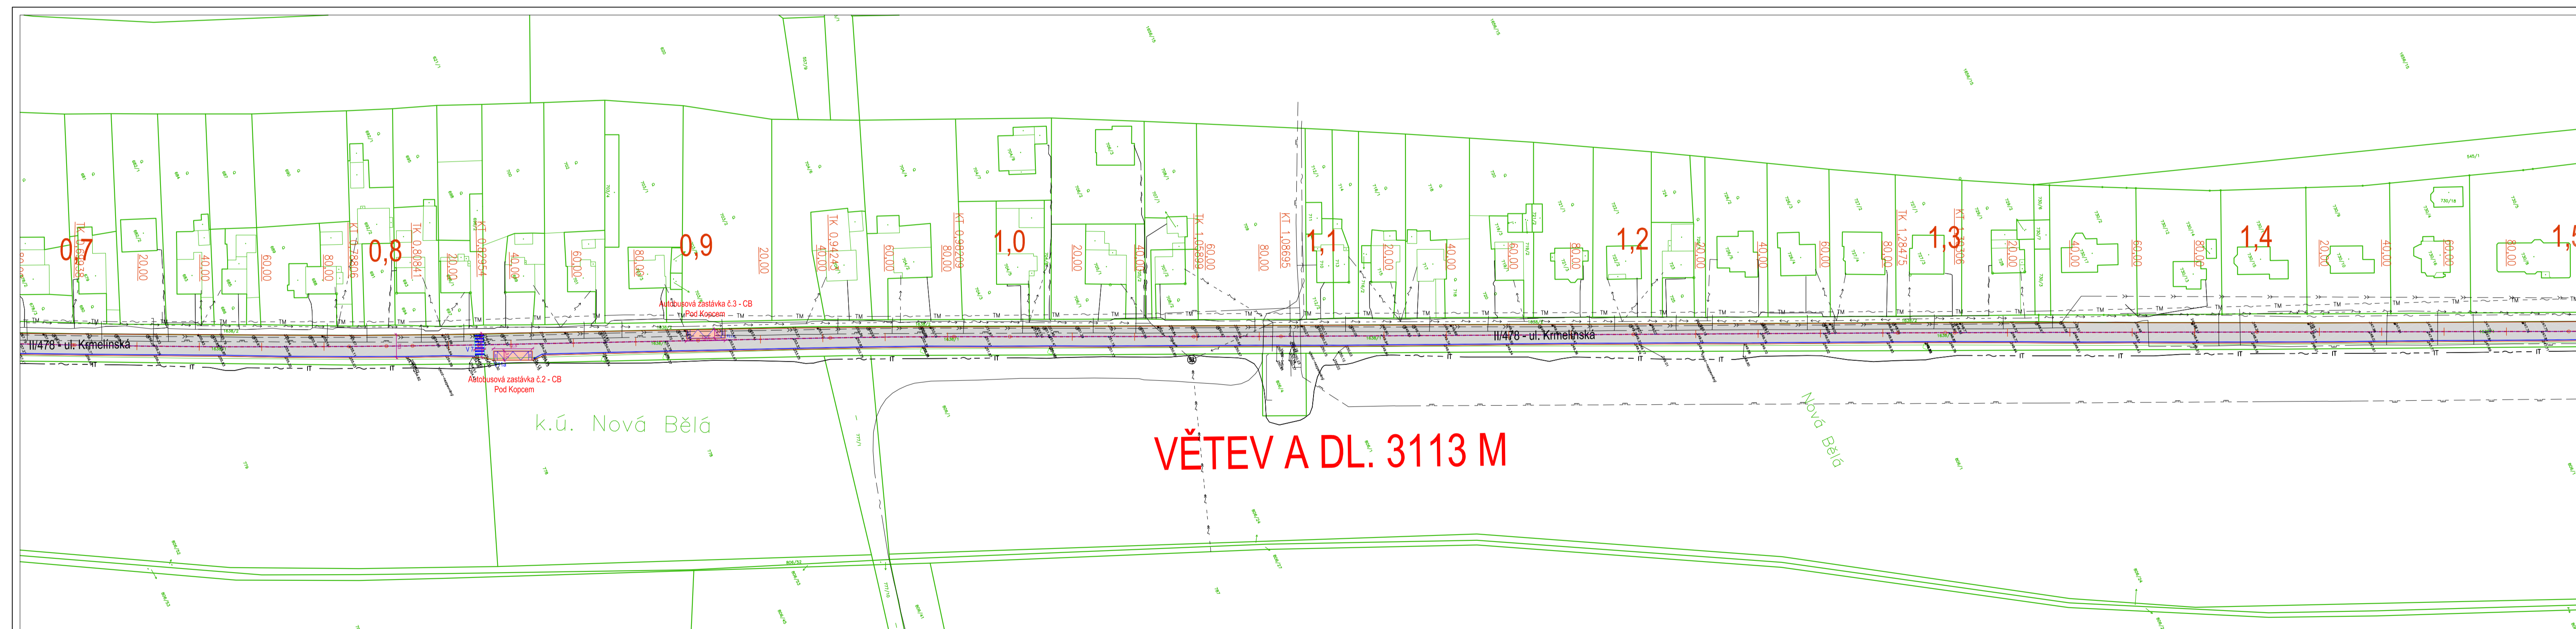


VĚTEV A DL. 3113 M

LEGENDA NOVÝCH PLOCH:

- REKONSTRUKCE VOZOVKY – TYP A
- REKONSTRUKCE VOZOVKY – TYP B

KATASTR:


- HRANICE KÚ
- HRANICE – HLAVNÍ
- HRANICE – SLUČKOVÁ
- POPIS PARCEL

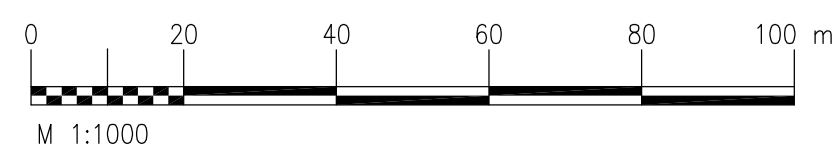

LEGENDA STÁVAJÍCÍCH SÍTÍ:

- | | |
|---|--|
| SDĚLOVACÍ VEDENÍ (O2 Czech Republic a.s.) | VYSOKÉ NAPĚTÍ – NADZEMNÍ (ČEZ Distribuce a.s.) |
| SDĚLOVACÍ VEDENÍ (ITSELF s.r.o.) | VYSOKÉ NAPĚTÍ – PODZEMNÍ (ČEZ Distribuce a.s.) |
| SDĚLOVACÍ VEDENÍ (T-Mobile Czech Republic a.s.) | VODOVOD (OVAK a.s.) |
| SDĚLOVACÍ VEDENÍ (UPC Česká republika s.r.o.) | KANALIZACE DEŠŤOVÁ (OVAK a.s.) |
| SDĚLOVACÍ VEDENÍ (Vodafone Czech Republic a.s.) | PLYNOVOD NTL (RWE Distribuční služby s.r.o.) |
| VEŘEJNÉ OSVĚTLENÍ (Ostravské komunikace a.s.) | PLYNOVOD STL (RWE Distribuční služby s.r.o.) |
| NÍZKÉ NAPĚTÍ – NADZEMNÍ (ČEZ Distribuce a.s.) | |
| NÍZKÉ NAPĚTÍ – PODZEMNÍ (ČEZ Distribuce a.s.) | |

KLAD LISTŮ:

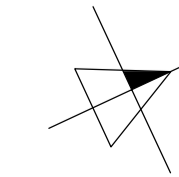

zakázka: Oprava povrchu silnice II/478 Ostrava, ulice Krmelínská		SSMSK PROJEKT	stupeň: PDPS	formát:
objednatel: Správa silnic Moravskoslezského kraje Úprkova 1 702 23, Ostrava – Přívoz			datum: 05/2015	4xA4
vypracoval: Ing. Miroslav Knápek		Tel.: 724 798 028	měřítko: 1:1000	
název výkresu: Situace stavby – Část 2		archivní číslo: mk-2015-15-05		